


- SPIS POMIĘSZCZEŃ
- 0.1 Kuchnia
 - 0.2 Magazyn opału
 - 0.3 Pom. gosp.
 - 0.4 Pom. gosp.
 - 0.5 Pom. gosp.
 - 0.6 Kuchnia
 - 0.7 Pom. porządkowe
 - 0.8 Magazyn na meble ogrodowe
 - 0.9 Komunikacja
 - 0.10 Salka pamięci

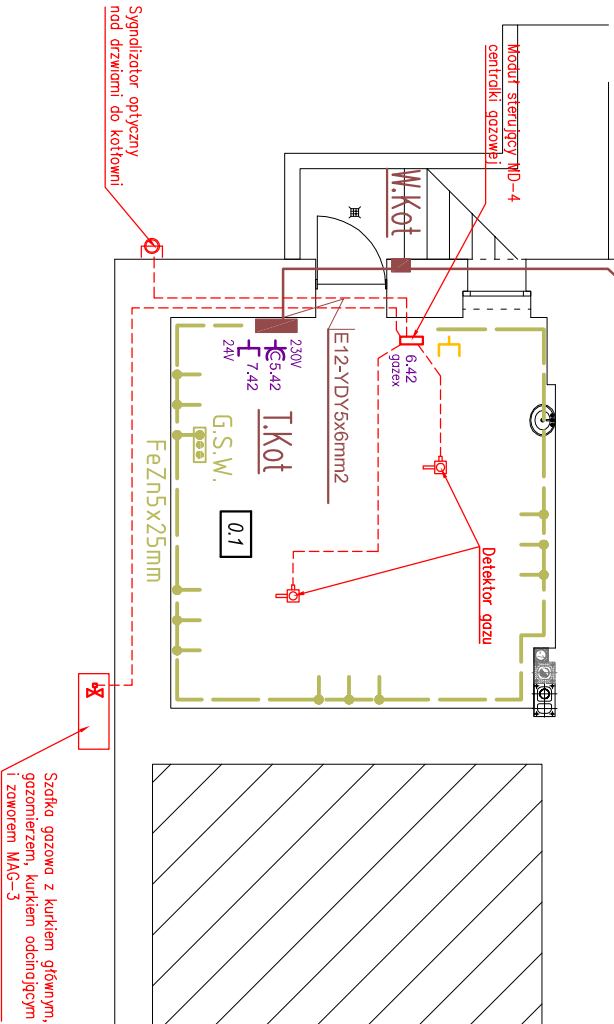

- UWAGI:**
1. SCHEMAT ZASILANIA RYS. 1E
 2. INSTALACJE PROWADZIC POD TYNKIEM ORAZ W RURKACH PCV.
 3. OZNACZENIA RYS. 3E, 4E.

biuroprojektow.pl Izabela Felcyn	
tytuł rysunku: PLAN INSTALACJI ELEKTRYCZNEJ	skala: 1:100
OŚWIETLENIA, GN. WTYCZKOWYCH I WLZ-PINNICA	branża: ELEK.
obiekt: Centrum Akceptacji i Aktywności Społecznej	
adres budowy: Fabryk, ul. Wywolenia 13, działka nr 289	
projektant: mgr inż. Wojciech Falcowski	podpis: _____
uprawnienie nr GP-KC-7342/11994 w specjalności instalacyjno-mierniczej w zakresie sieci i instalacji elektrycznych	
mgr inż. Wojciech Zmuda	podpis: _____
uprawnienie bud. do projektowania w specjal. instal. w zakresie sieci, instalacji urządzeń elektrycznych i elektroenergetycznych - upr. nr KU/0706/PWC/06	
biuroprojektow.pl Izabela Felcyn	data: 15.11.2019
ul. Międzyłanowa 85-01 Bydgoszcz	strona: 2E
biuro@biuroprojektow.pl www.biuroprojektow.pl tel. 660 544 144	