


SCHEMAT INSTALACJI SYSTEMU GAZEX

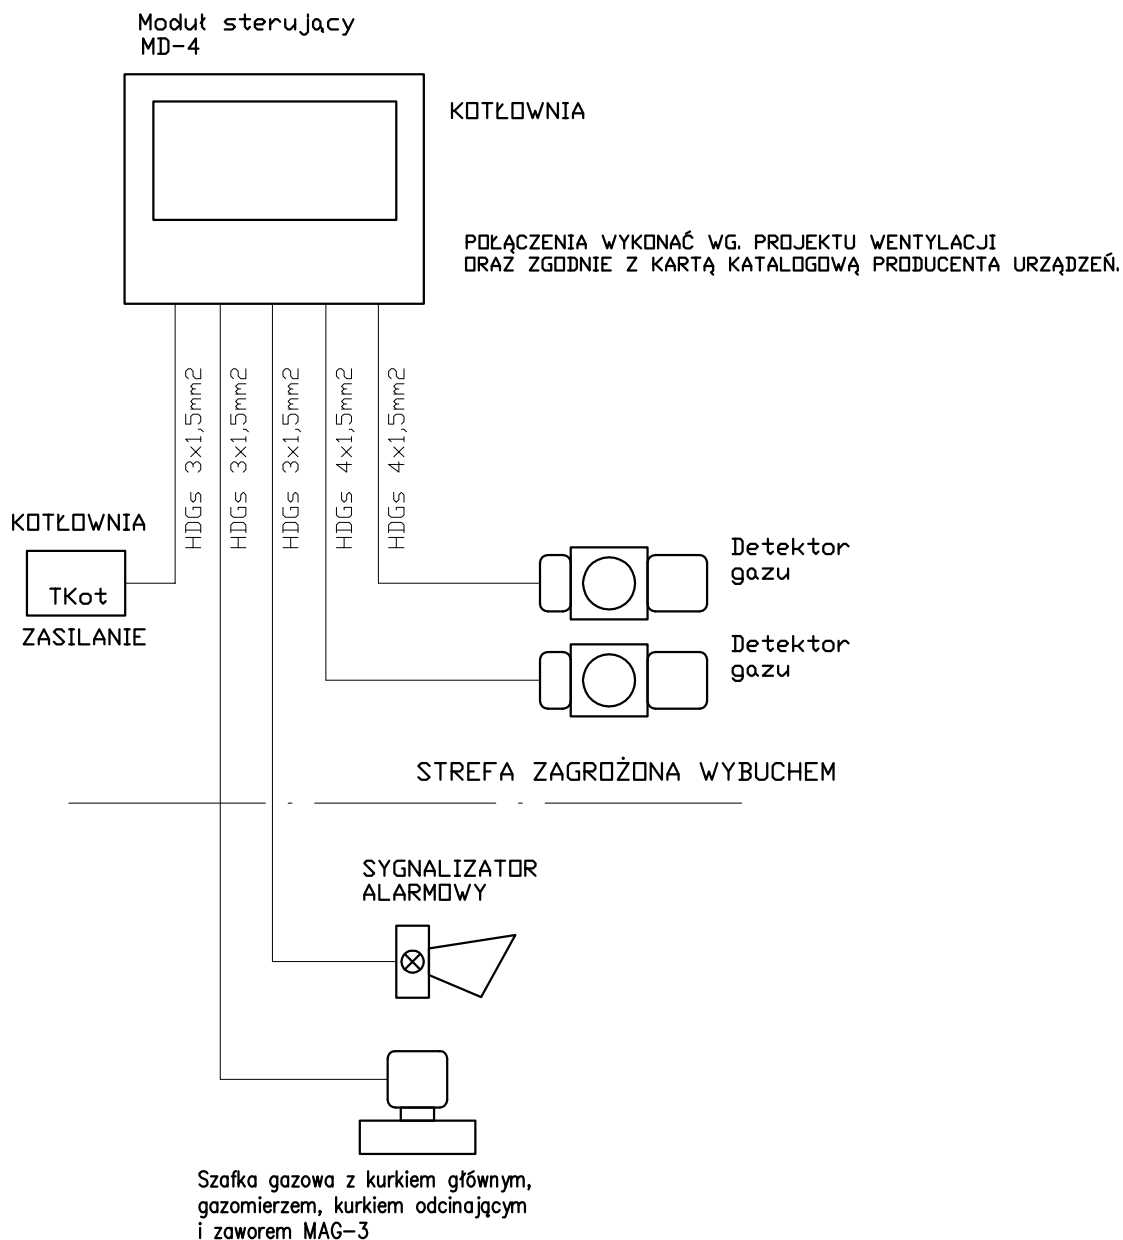

- UWAGI:
1. SCHEMAT ZASILANIA RYS. 1E.
 2. TABLICA T.Kot RYS. 31E
 3. PLAN INSTALACJI RYS. 2E.

| | |
|---|-------------------------|
| biuroprojektow.pl Izabela Felcyn | |
| tytuł rysunku: TABLICA T.Kot - PREFABRYKACJA | skala: 1:10 |
| obiekt: Centrum Akceptacji i Aktywizacji Społecznej | branża: ELEK. |
| adres budowy: Paterek, ul. Wyzwolenia 13, działka nr 269 | |
| projektant: inż. Wojciech Falkowski uprawnienia nr GP-KZ-7342/118/94 w specjalności instalacyjno-inżynierskiej w zakresie sieci i instalacji elektrycznych | podpis: |
| projektant sprawdzający: mgr inż. Wojciech Zmuda uprawnienia bud. do projektowania w specjal. instal. w zakresie sieci, instalacji i urządzeń elektrycznych i elektroenergetycznych - upr. nr: KUP/0166PWOE/06 | podpis: |
| biuroprojektow.pl Izabela Felcyn ul. Matejki 1A/104, 85-061 Bydgoszcz biuro@biuroprojektow.pl www.biuroprojektow.pl tel. 660 544 144 | |
| data: 15.11.2016 | |
| nr rys: 33E | |