
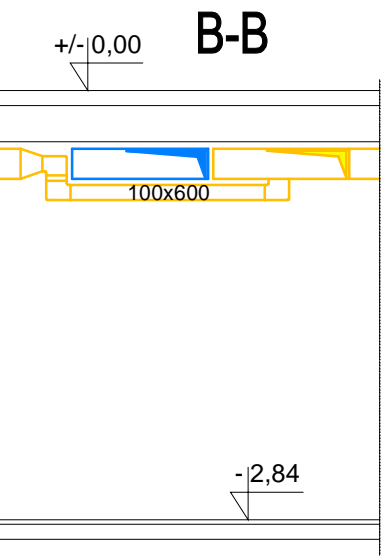


A-A

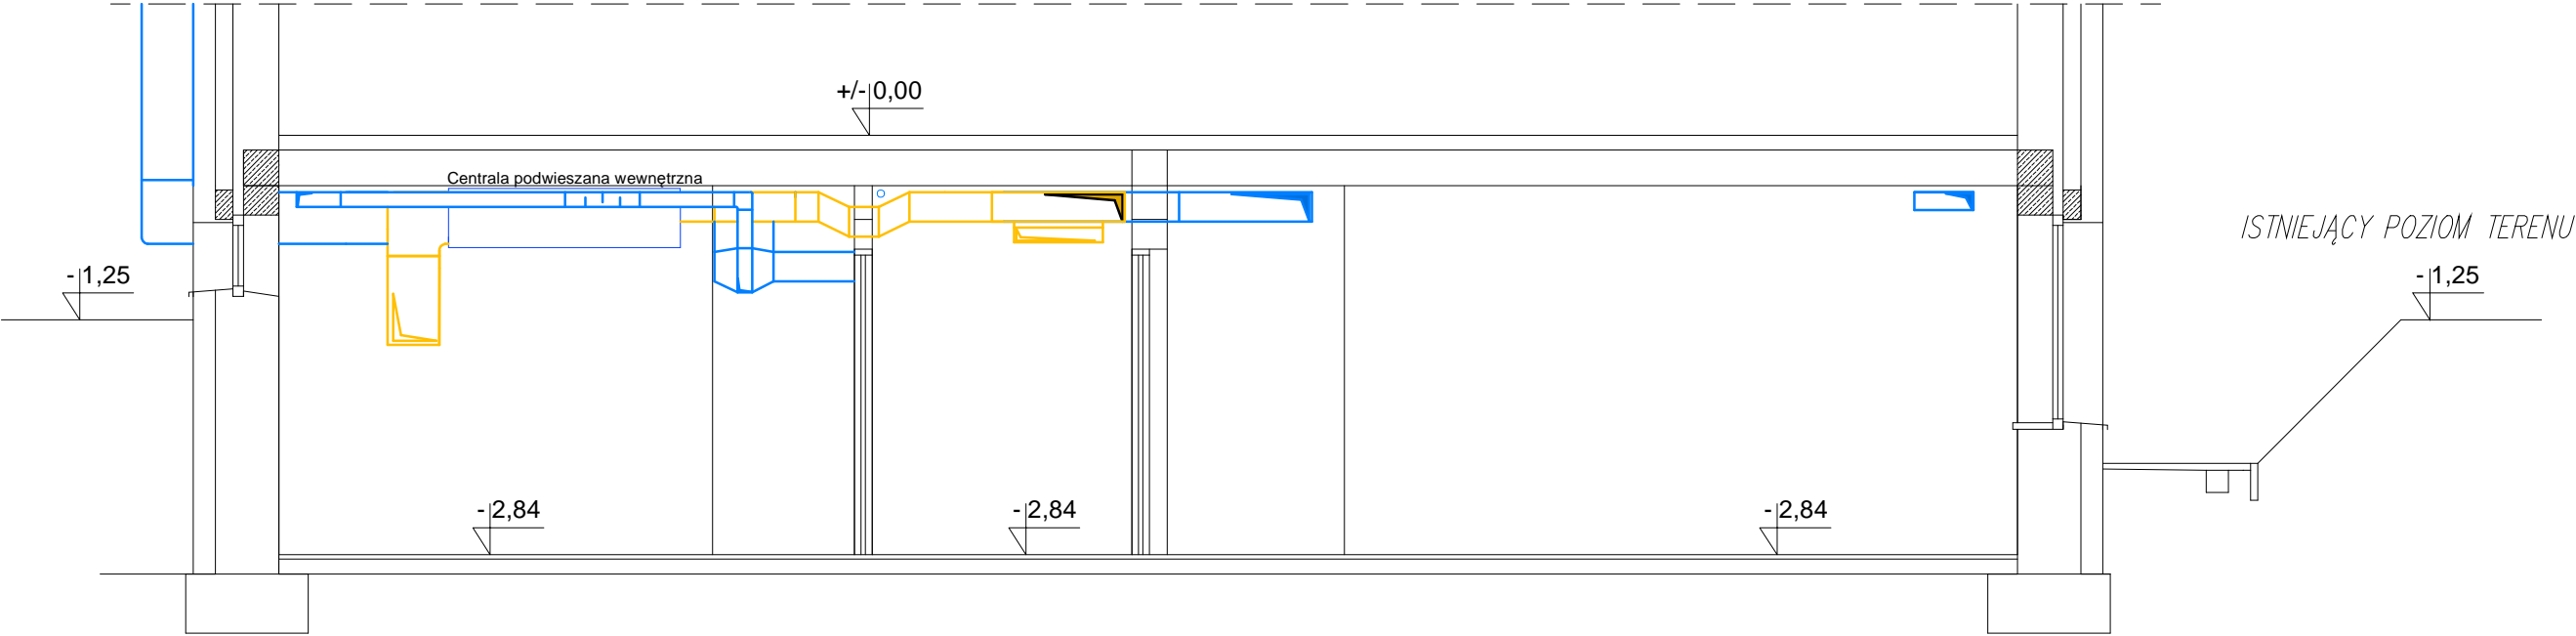

LEGENDA :

- kanał nawiewny
- kanał wywiewny

UWAGA  
KANALY WENTYLACJI MECHANICZNEJ NALEŻY PODWIEŚĆ  
W PIERWSZEJ KOLEJNOŚCI, PRZED INNYMI INSTALACJAMI.

JT	JT Architecture Ltd Farfield Park, Rotherham S63 5DB Adres do korespondencji: Nieżywiec 104 77-300 Człuchów	tel. kom. 0 509 093 621 tel. kom. 0 605 835 076 e-mail: jt-projekt@wp.pl	
	Inwestor: Adres:	POWIAT NAKIELSKI UL. GEN. H. DĄBROWSKIEGO 54 89-100 NAKŁO NAD NOTECIĄ	
Temat:		PRZEBUDOWA I ZMIANA SPOSOBU UŻYTKOWANIA POMIESZCZEN W BUDYNKU ZESPOŁU SZKÓŁ SPECJALNYCH NA DZIENNY DOM "SENIOR+"	
Adres:		89-200 SZUBIN, UL. KOCHANOWSKIEGO 1 DZIAŁKA NR 78/19, OBRĘB SZUBIN 0001	
Nazwa rysunku:		PRZEKRÓJ A-A ORAZ B-B-WENTYLACJA	Rys. nr IS_4 Skala 1:50
Autorzy opracowania:		Imię i Nazwisko uprawnienia	Data Podpis
Projektant: Instalacje sanitarne		mgr inż. CEZARY ŚWIST Upr. bud. nr WKP/0283/PWOS/04 specjalność: instalacje sanitarne	03.03.2017r.
Sprawdzający:		mgr inż. PIOTR KLEDZIK Upr. bud. nr WKP/0269/POOS/04 specjalność: instalacje sanitarne	03.03.2017r.
Asystent projektanta		mgr inż. ZUZANNA STRUGAŁA	03.03.2017r.